

- SEZNAM STAVEBNÍCH OBJEKTŮ:
 SO 121 – Komunikace III/30523
 SO 134 – Chodníky a zpevněné plochy
 SO 181 – Dočasná dopravní opatření
 SO 301 – Jednotná kanalizace
 SO 431 – Veřejné osvětlení a místní rozhlas
 SO 451 – Chráněný pro sdělovací síť


- LEGENDA NOVÝ STAV:
 OSA KOMUNIKACE
 NOVÝ STAV
 DRENÁŽNÍ TRATVOD
 REZANÁ SPARA Š. 10 mm
 TL. 40 mm S ASF. ŽALUKOU
 SVODIDLO
 KANALIZAČNÍ PŘÍPOJKA
 KÓTY NAVRŽENÝCH ČÁSTÍ
 NEUZNATELNÁ POLOŽKA stří
 ULIČNÍ VPUST
 STROM URČENÝ KE SKÁCENÍ
 P11c
 NOVÉ NAVRŽENÉ SOZ

- LEGENDA POVRCHŮ:
 KOMUNIKACE – KOMPLETNÍ REKONSTRUKCE VOZOVKY
 AUTORISOVÉ ZASTÁVKY – KONSTRUKCE Z ŽUL. KOSTEK
 CHODNÍK A ZPEVNĚNÉ PLOCHY ZE ZÁMKOVÉ DLAŽBY II. 0,08m
 CHODNÍK A ZPEVNĚNÉ PLOCHY ZE ZÁMKOVÉ DLAŽBY II. 0,08m
 CHODNÍK A ZPEVNĚNÉ PLOCHY ZE ZÁMKOVÉ DLAŽBY II. 0,08m NEUZNAT.
 CHODNÍK A ZPEVNĚNÉ PLOCHY ZE ZÁMKOVÉ DLAŽBY II. 0,08m NEUZNAT.
 SJEZDY, NÁPOJENÍ – ASFALT
 SJEZDY, NÁPOJENÍ – FREZING
 SJEZDY, NÁPOJENÍ, CHODNÍKY – PŘEDLAŽENÍ
 OHUMISOVÁNÍ A OŠETŘÍ OSTATNÍ PLOCHY
 HMAŤOVÉ OPRAVY
 NÁSPYOVÉ SVAHY S OHUMISOVÁNÍM A OŠETŘÍ
 ZÁŘEZOVÉ SVAHY S OHUMISOVÁNÍM A OŠETŘÍ


- LEGENDA KATASTR NEMOVITOSTÍ
 HRANICE KAT. OZEMÍ
 HRANICE POZEMKŮ
 ČÍSLO POZEMKŮ
 VNITŘNÍ ČLENĚNÍ POZEMKŮ
 VĚCNÉ BŘEMENO

- LEGENDA STÁVAJÍCÍCH INŽENÝRSKÝCH SÍTÍ:
 ELEKTRICKÉ VEDENÍ NN NA ZEMĚMÍ – ČEZ DISTRIBUCE a.s.
 ELEKTRICKÉ VEDENÍ VN NA ZEMĚMÍ – ČEZ DISTRIBUCE a.s.
 ELEKTRICKÉ VEDENÍ NN PODZEMNÍ – ČEZ DISTRIBUCE a.s.
 JEDNOTNÁ KANALIZACE – OBEC VRACLAV
 KABELOVÉ VEDENÍ VEŘEJNÉHO OSVĚTLENÍ – OBEC VRACLAV
 VODOVODNÍ ŘAD – VODOVODY A KANALIZACE VYSOKÉ MÝTO s.r.o.
 PODZEMNÍ SDĚLOVACÍ VEDENÍ – CETIN a.s.
 STL PODZEMNÍ PLYNOVOD – GASNET s.r.o.

- LEGENDA NAVRŽENÝCH INŽENÝRSKÝCH SÍTÍ:
 CHRÁNĚNKA PRO SDĚL. VEDENÍ
 SO 451
 OPRAVA KANALIZACE – VLOŽKOVÁNÍ
 SO 301
 OPRAVA KANALIZACE – VÝMĚNA TRUB
 – NOVÁ TRASA – SO 301
 TRASA VO SO 431
 TRASA ROZHLASU SO 431

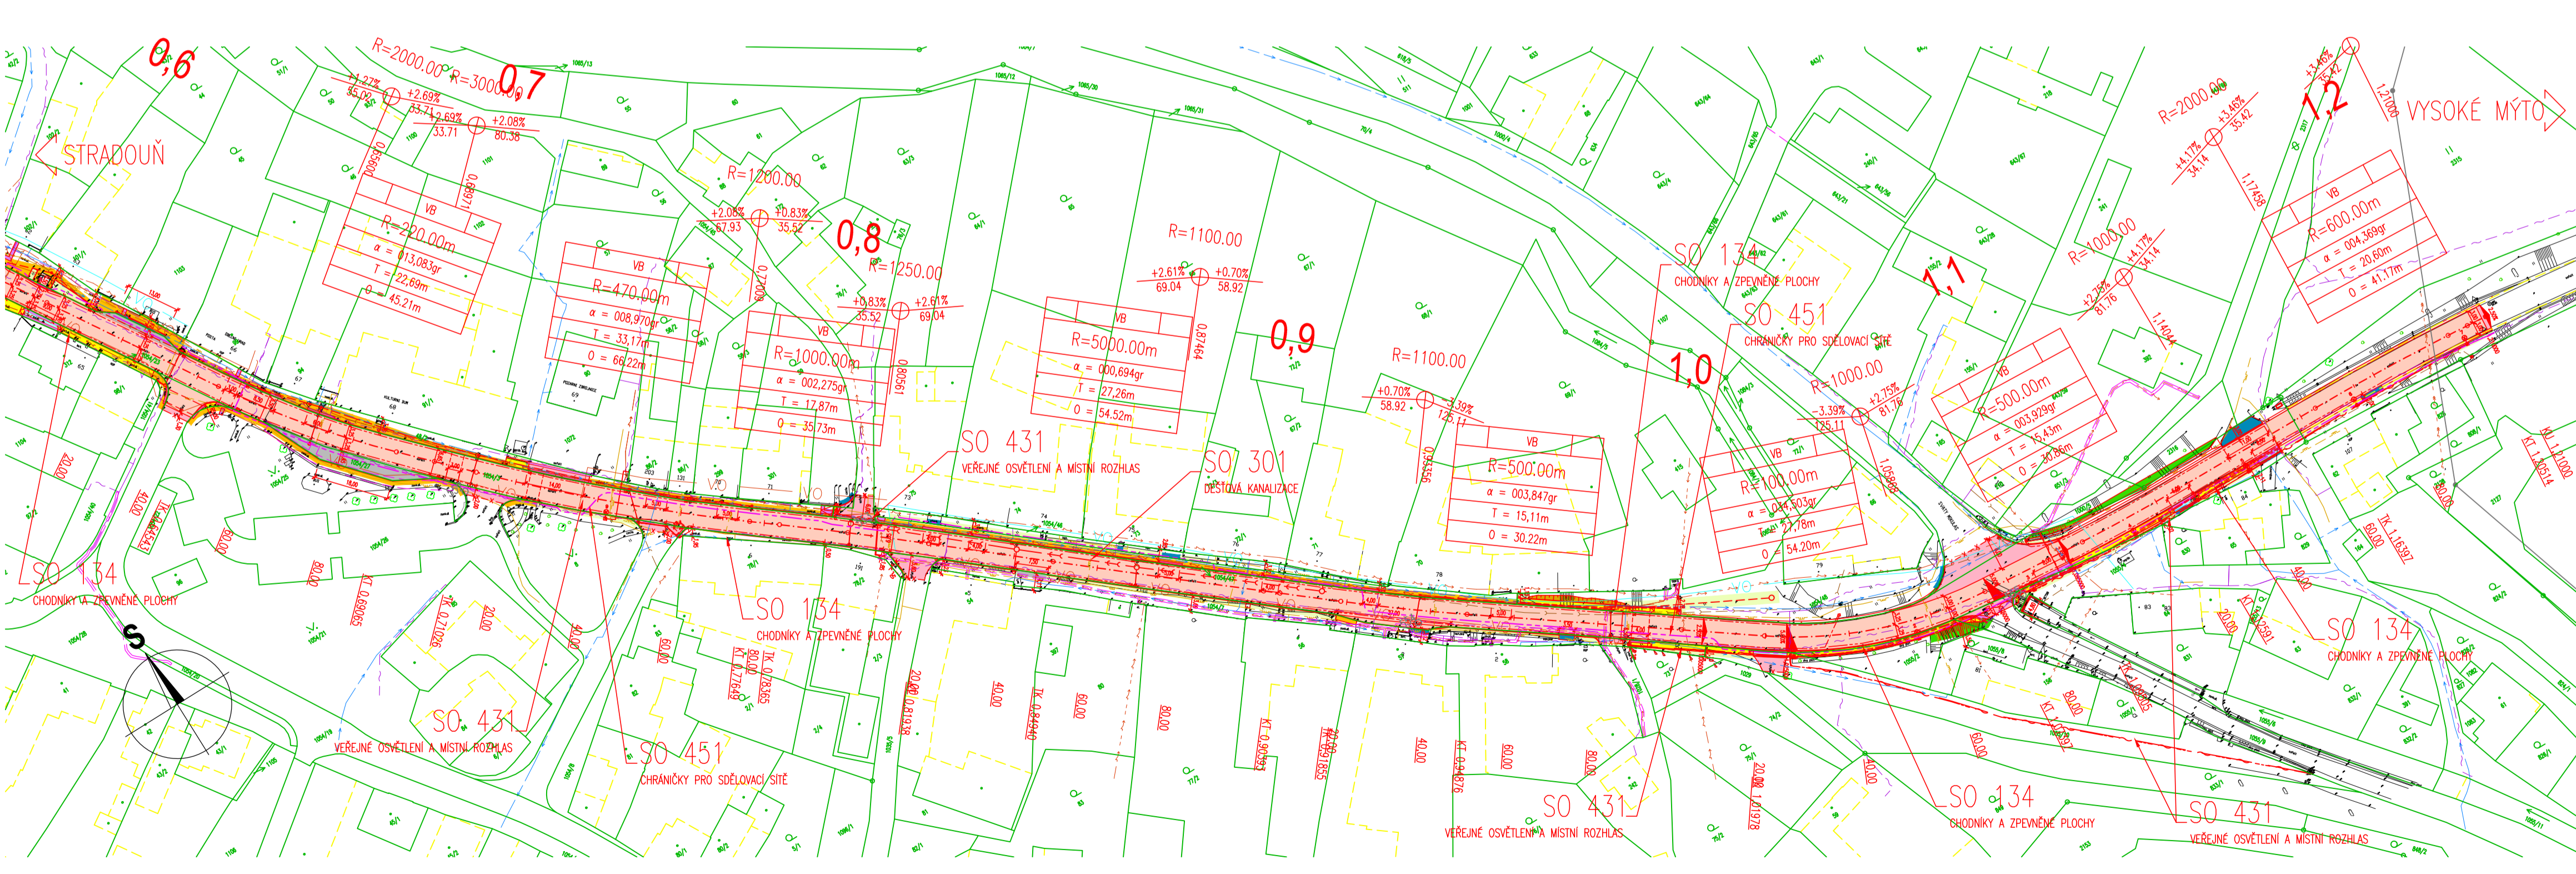

MĚŘITKO:
1:500

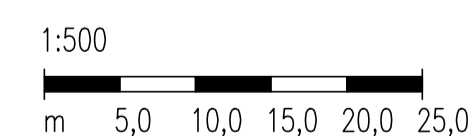

SOUŘADNICOVÝ SYSTÉM: S-JTSK
 VÝŠKOVÝ SYSTÉM: BpV

KRESLIL:	ING. JŘÍ HERYNEK	
ZPRACOVAL:	ING. JŘÍ HERYNEK	
TECHNICKÁ KONTROLA:	ING. LUKÁŠ TOBEŠ	
ZODPOVĚDNÝ PROJEKTANT:	ING. LUKÁŠ TOBEŠ	
HLAVNÍ PROJEKTANT:	ING. JAN BURSA	

STUPEŇ:	PDPS
ZAK.ČÍSLO:	2462-21-3
ARCHIVNÍ ČÍSLO:	2462
DATUM:	01/2022
FORMÁT:	8x44
MĚŘÍTKO:	1:1000
ČÍSLO SOUPRAVY:	ČÍSLO PŘÍLOHY:

INVESTOR: SPRÁVA A ÚDRŽBA SILNIC PARDUBICKÉHO KRAJE
 AKCE: MODERNIZACE SILNICE III/305 23, VRACLAV
 OBJEKT: C. SITUAČNÍ VÝKRESY
 OBSAH: KOORDINAČNÍ SITUACE

FORSTEROVA Č.P. 175, 566 01 VYSOKÉ MÝTO
 E-MAIL: MDS@MDSPROJEKT.CZ
MDS PROJEKT
 STUPEŇ: PDPS
 ZAK.ČÍSLO: 2462-21-3
 ARCHIVNÍ ČÍSLO: 2462
 DATUM: 01/2022
 FORMÁT: 8x44
 MĚŘÍTKO: 1:1000
 ČÍSLO SOUPRAVY: ČÍSLO PŘÍLOHY:
C.3.